



| LEGENDA DOS POSTES |                              | LEGENDA                                                                             |                                                                                                  |
|--------------------|------------------------------|-------------------------------------------------------------------------------------|--------------------------------------------------------------------------------------------------|
| PE                 | INDICAÇÃO DE POSTE EXISTENTE |  | ELETRODUTO FLEXÍVEL, COM BITOLA MÍNIMA DE 1", PASSANDO VIA AÉREA PARA ELETRICIDADE               |
| PP                 | INDICAÇÃO DE POSTE PROJETADO |  | ELETRODUTO FLEXÍVEL, COM BITOLA MÍNIMA DE 1", PASSANDO PELO PISO PARA ELETRICIDADE               |
|                    |                              |  | CONDUTORES FASE, NEUTRO E TERRA, RESPECTIVAMENTE                                                 |
|                    |                              |  | Nº DE CIMA - Nº DO CIRCUITO<br>- SEÇÃO NOMINAL DO ELETRODUTO, EM POLEGADAS                       |
|                    |                              |  | INDICAÇÃO DOS CIRCUITOS DE ILUMINAÇÃO / TOMADAS / REFLETOR E LUZ EXTERNA / AR CONDICIONADO       |
|                    |                              |  | POSTE COM LUMINÁRIA LED, DUAS PÉTALAS, DE 150W DE POTÊNCIA CADA.                                 |
|                    |                              |  | POSTE COM LUMINÁRIA LED, UMA PÉTALA, DE 150W DE POTÊNCIA CADA.                                   |
|                    |                              |  | POSTE DE CONCRETO COM QUADRO DE DISTRIBUIÇÃO E MEDIDOR DA CONCESSIONÁRIA.                        |
|                    |                              |  | CAIXA DE PASSAGEM, NO PISO, EM ALVENARIA 40x40x40CM COM 10CM DE BRITA COM HASTE PARA ATERRAMENTO |
|                    |                              |  | HASTE DE TERRA QUE VEM COM A FIAÇÃO DE 50MM² DO QUADRO DE ATERRAMENTO                            |

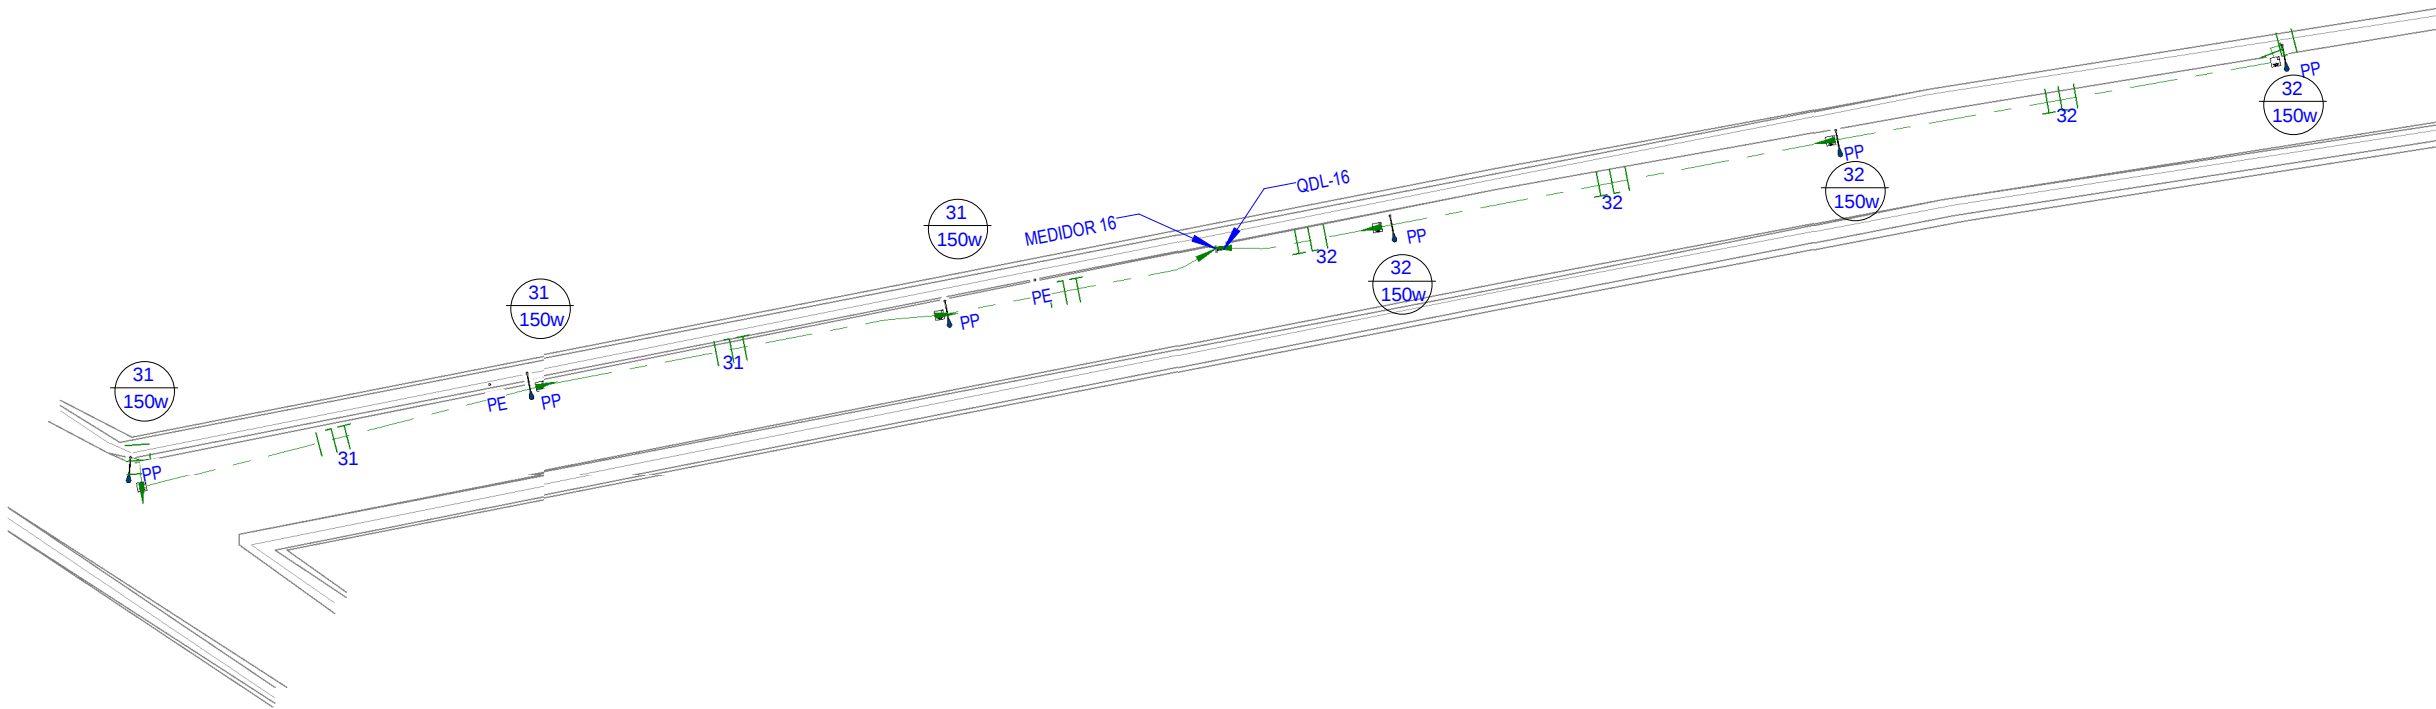

2 **Planta Baixa - Iluminação - Trecho 21**  
ESCALA 1 : 500

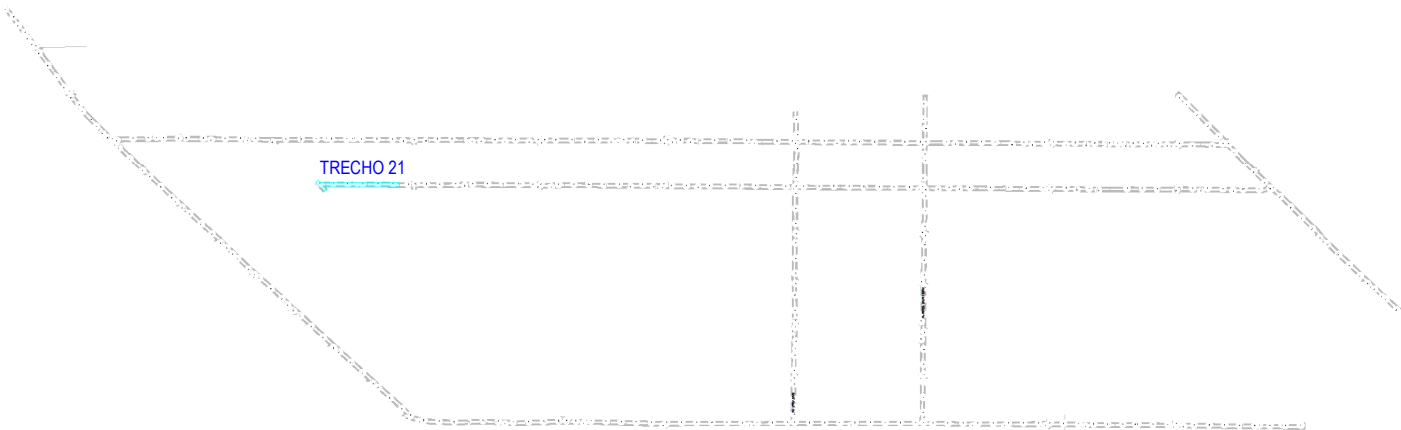

1 **PLANTA CHAVE 21**  
ESCALA 1 : 15000

|                                                                                                                                                                                                                                                                                                                                                                                                                                                  |                             |                                      |
|--------------------------------------------------------------------------------------------------------------------------------------------------------------------------------------------------------------------------------------------------------------------------------------------------------------------------------------------------------------------------------------------------------------------------------------------------|-----------------------------|--------------------------------------|
| 02                                                                                                                                                                                                                                                                                                                                                                                                                                               |                             |                                      |
| 01                                                                                                                                                                                                                                                                                                                                                                                                                                               |                             |                                      |
| Revisão:                                                                                                                                                                                                                                                                                                                                                                                                                                         | Data:                       | Descrição:                           |
| <div><div><div>MATRIZ:<br/>Rua Santa Cecília, 84 - Sala 09<br/>Centro - Eusébio - CE - CEP:61.760-000<br/>Fone/Fax: (85) 3021-1818<br/>www.techproj.com.br   contato@techproj.com.br</div></div><div><div>FILIAL:<br/>Av. Santos Dumont, 1740 - Sala 1112/1114<br/>Aldeota - Fortaleza - CE - CEP:60.150-161<br/>Fone/Fax: (85) 3021-1818</div></div></div> |                             |                                      |
| Obra:<br>Pavimentação em Diversas Ruas na Localidade da Taiba                                                                                                                                                                                                                                                                                                                                                                                    |                             | Folha:<br>E21                        |
| Projeto:<br>Instalações Elétricas                                                                                                                                                                                                                                                                                                                                                                                                                |                             |                                      |
| Cliente:<br>Prefeitura de São Gonçalo do Amarante                                                                                                                                                                                                                                                                                                                                                                                                | Desenho:<br>Vanderson Gomes | Local:<br>São Gonçalo do Amarante/CE |
|                                                                                                                                                                                                                                                                                                                                                                                                                                                  |                             | Data:<br>Agosto/2017                 |