



LEGENDA DOS POSTES		LEGENDA	
PE	INDICAÇÃO DE POSTE EXISTENTE		ELETRODUTO FLEXÍVEL, COM BITOLA MÍNIMA DE 1", PASSANDO VIA AÉREA PARA ELETRICIDADE
PP	INDICAÇÃO DE POSTE PROJETADO		ELETRODUTO FLEXÍVEL, COM BITOLA MÍNIMA DE 1", PASSANDO PELO PISO PARA ELETRICIDADE
			CONDUTORES FASE, NEUTRO E TERRA, RESPECTIVAMENTE
			Nº DE CIMA - Nº DO CIRCUITO - SEÇÃO NOMINAL DO ELETRODUTO, EM POLEGADAS
			INDICAÇÃO DOS CIRCUITOS DE ILUMINAÇÃO / TOMADAS / REFLETOR E LUZ EXTERNA / AR CONDICIONADO
			POSTE COM LUMINÁRIA LED, DUAS PÉTALAS, DE 150W DE POTÊNCIA CADA.
			POSTE COM LUMINÁRIA LED, UMA PÉTALA, DE 150W DE POTÊNCIA CADA.
			POSTE DE CONCRETO COM QUADRO DE DISTRIBUIÇÃO E MEDIDOR DA CONCESSIONÁRIA.
			CAIXA DE PASSAGEM, NO PISO, EM ALVENARIA 40x40x40CM COM 10CM DE BRITA COM HASTE PARA ATERRAMENTO
			HASTE DE TERRA QUE VEM COM A FIAÇÃO DE 50MM² DO QUADRO DE ATERRAMENTO

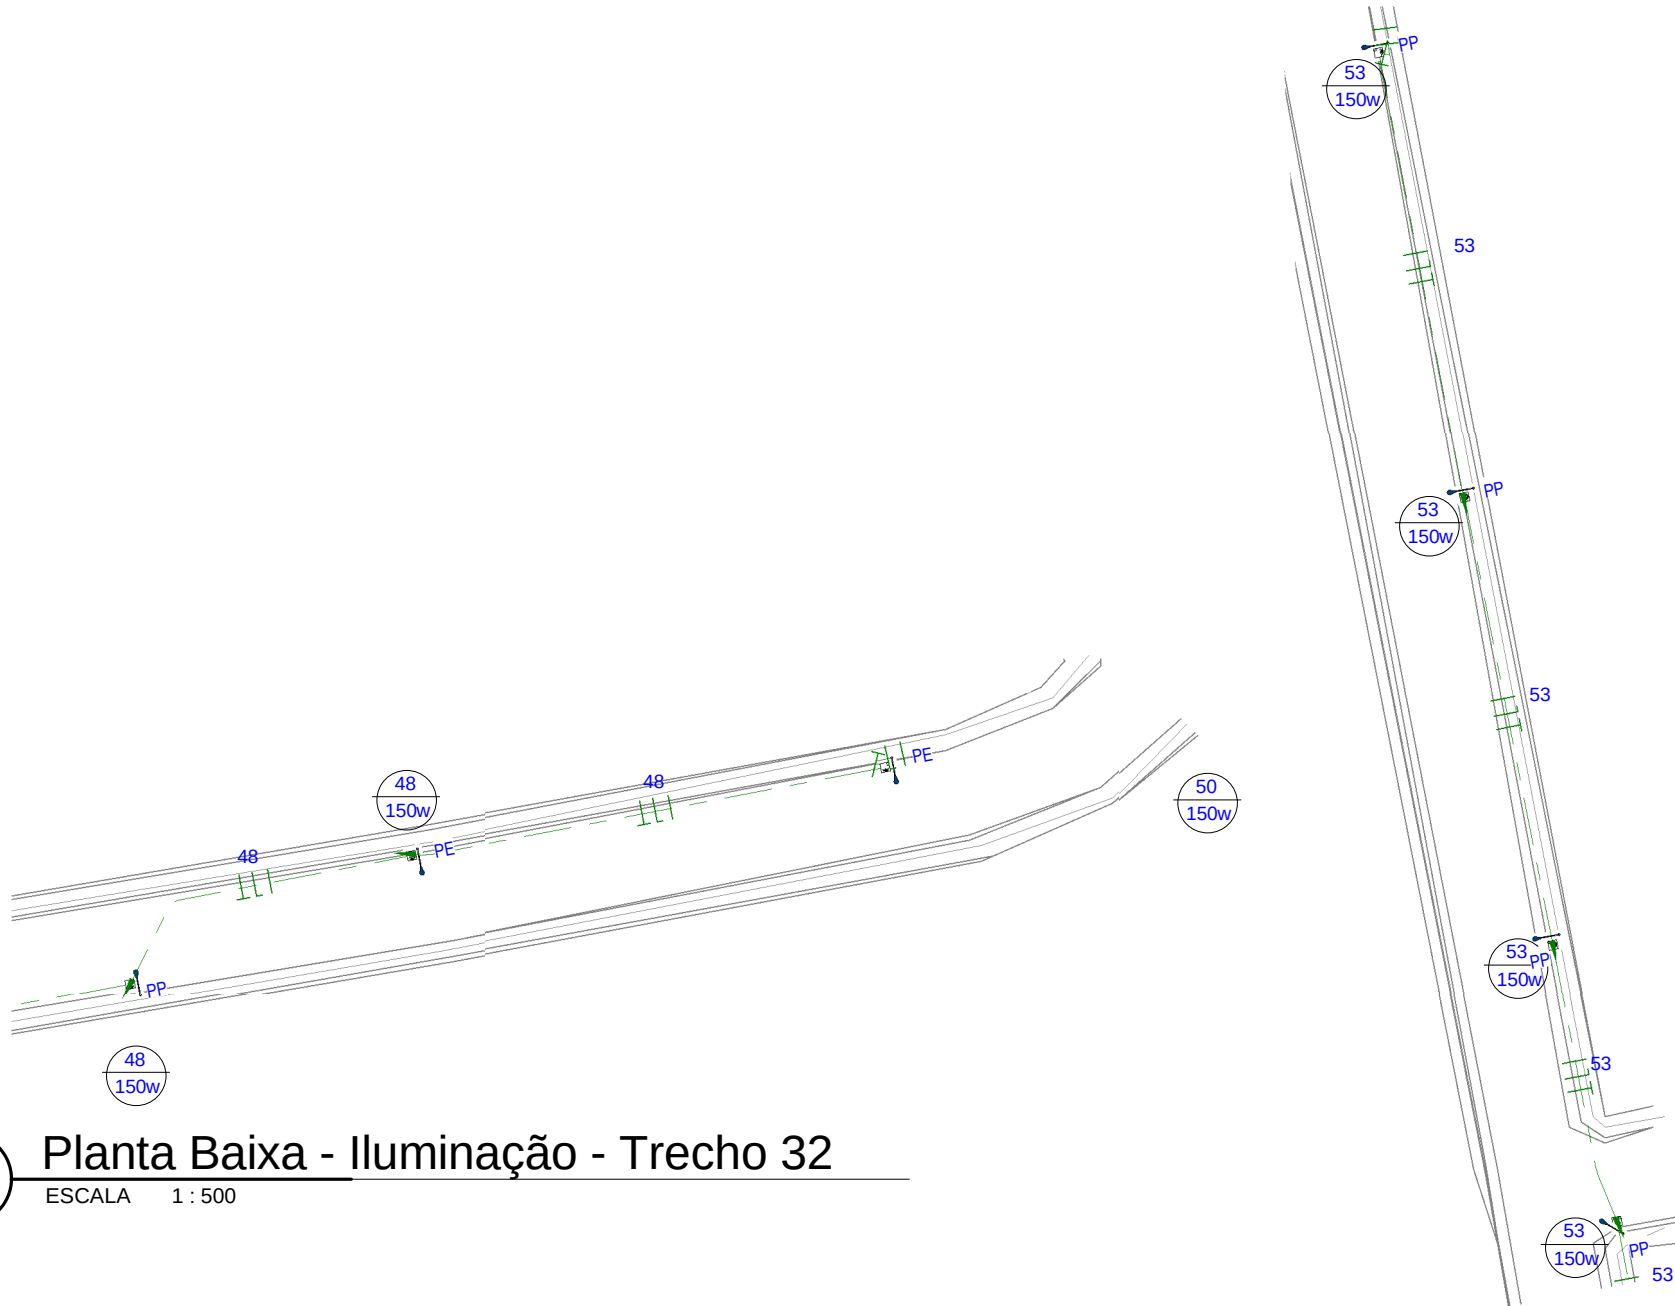

1 **Planta Baixa - Iluminação - Trecho 32**
ESCALA 1 : 500

2 **Planta Baixa - Iluminação - Trecho 33**
ESCALA 1 : 500

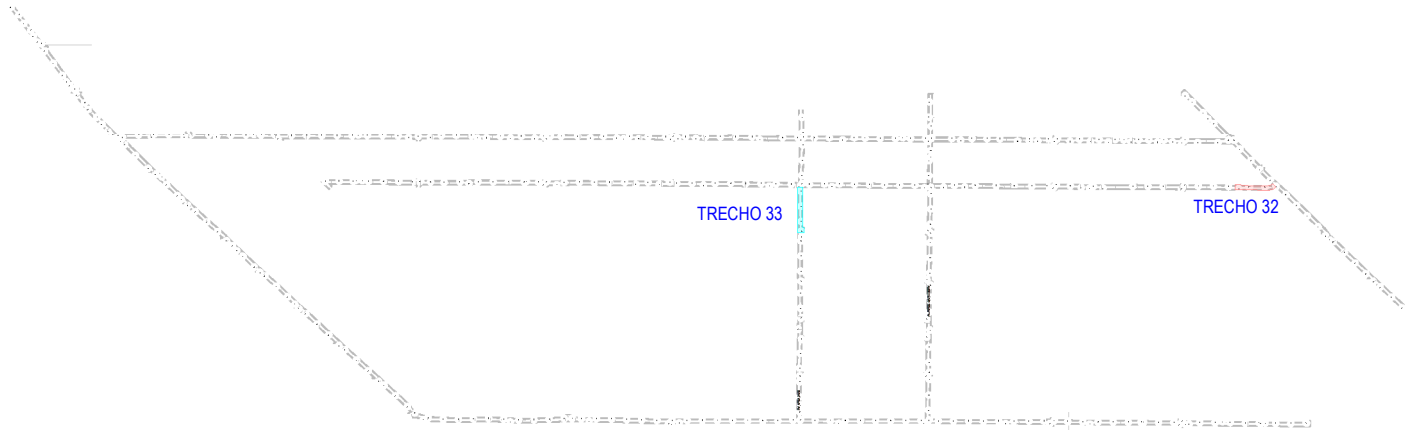

3 **PLANTA CHAVE 32 e 33**
ESCALA 1 : 15000

02		
01		
Revisão:	Data:	Descrição:
54		
 TECH PROJ Consultoria & Projetos		MATRIZ: Rua Santa Cecília, 84 - Sala 09 Centro - Eusébio CE - CEP:61.760-000 Fone/Fax: (85) 3021-1818 www.techproj.com.br contato@techproj.com.br
FILIAL: Av. Santos Dumont, 1740 - Sala 1112/1114 Aldeota - Fortaleza CE - CEP:60.150-161 Fone/Fax: (85) 3021-1818		Folha: E32
Obra: Pavimentação em Diversas Ruas na Localidade da Taiba		Projeto: Instalações Elétricas
Cliente: Prefeitura de São Gonçalo do Amarante		Desenho: Vanderson Gomes
		Local: São Gonçalo do Amarante/CE
		Data: Agosto/2017